

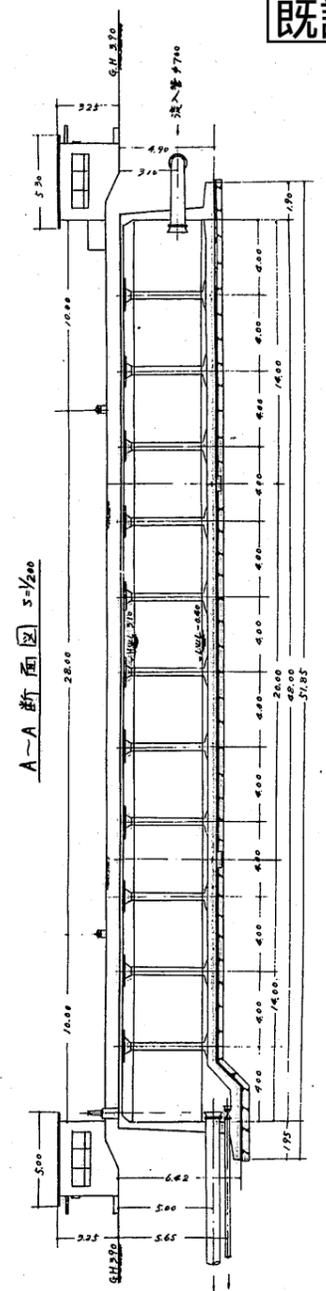
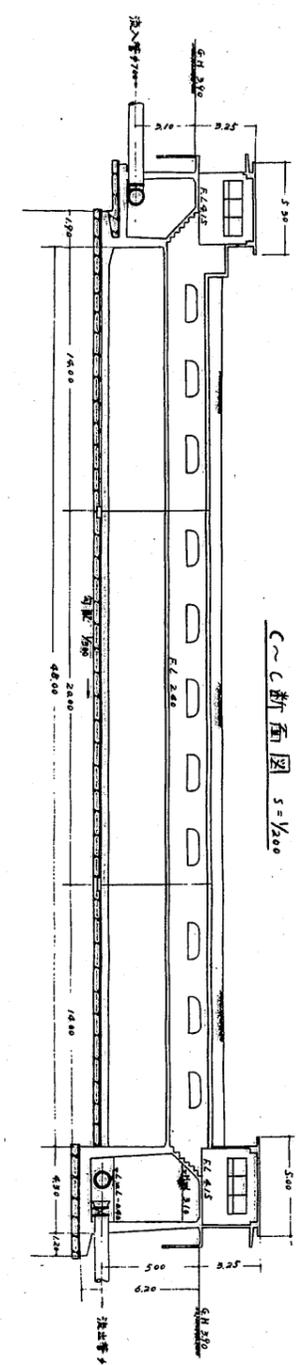


既設1号配水池
既設2号配水池

平面図 5-1/200

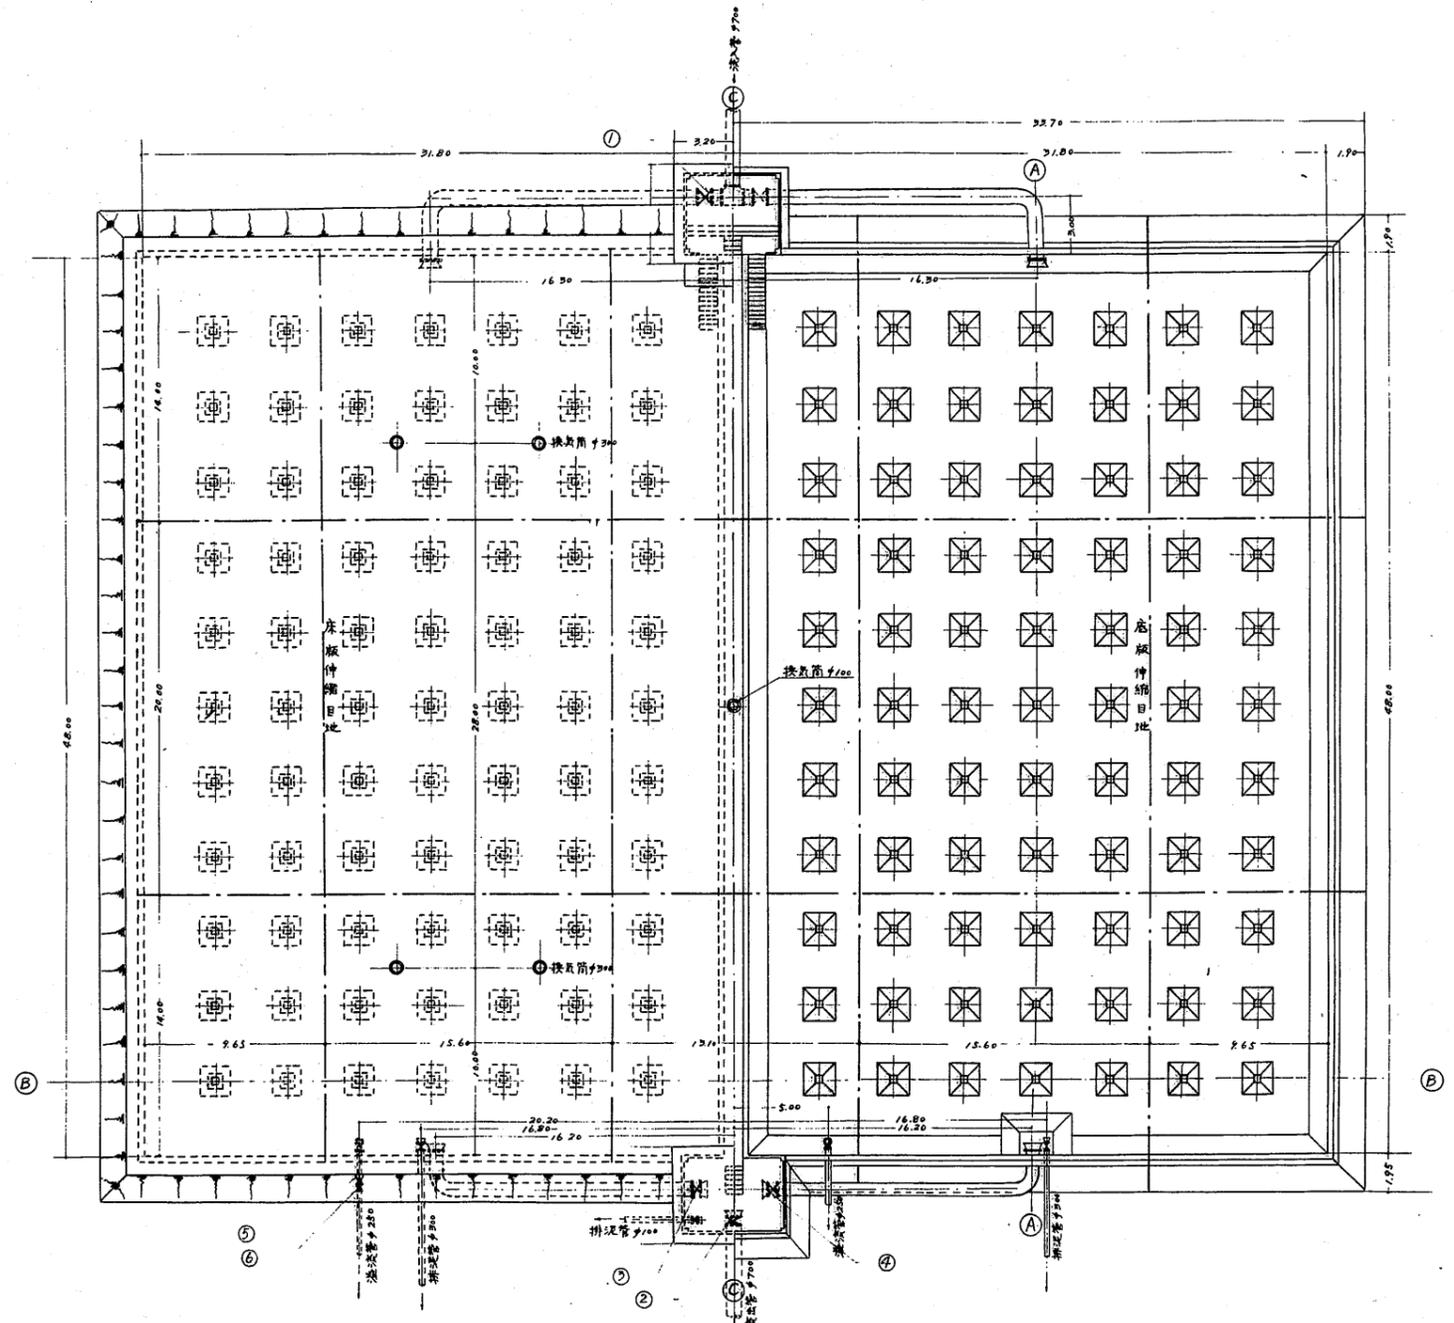


B-B断面図 5-1/200

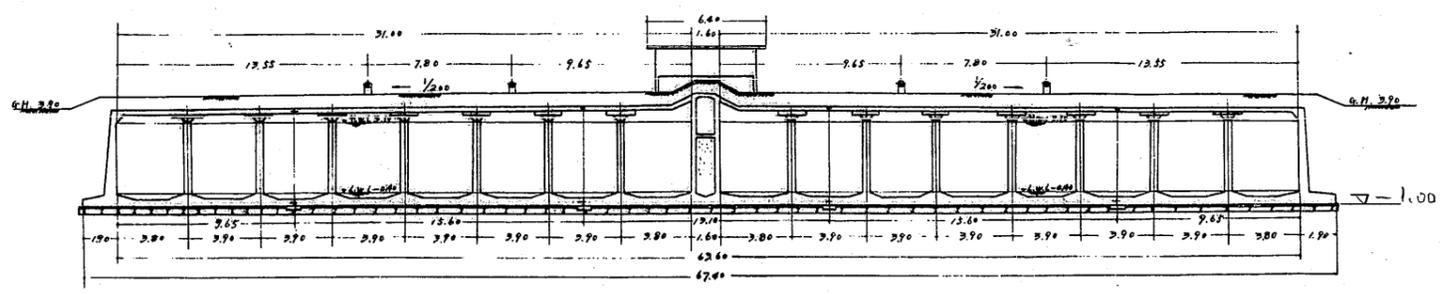


番号	原設計	変更設計	摘要
1	電動制水弁 φ700	手動制水弁 φ700 月式	JIS B2602
2	同上	手動制水弁 φ700 月式	同上
3	無	同上	同上
4	同上	同上	同上
5	同上	短管甲 C.I.P. φ250	
6	同上	制水弁 φ250	JIS B2102

1960-4
田井山本 松崎 内山
第一次拡張工事
送水管布設及び浄水場
配水設備工事
配水池平面及び断面図
B 1/6 2 5-1/200
1959-3 拡張工事
田井山本 松崎 内山


流入室平面図 5=1/50

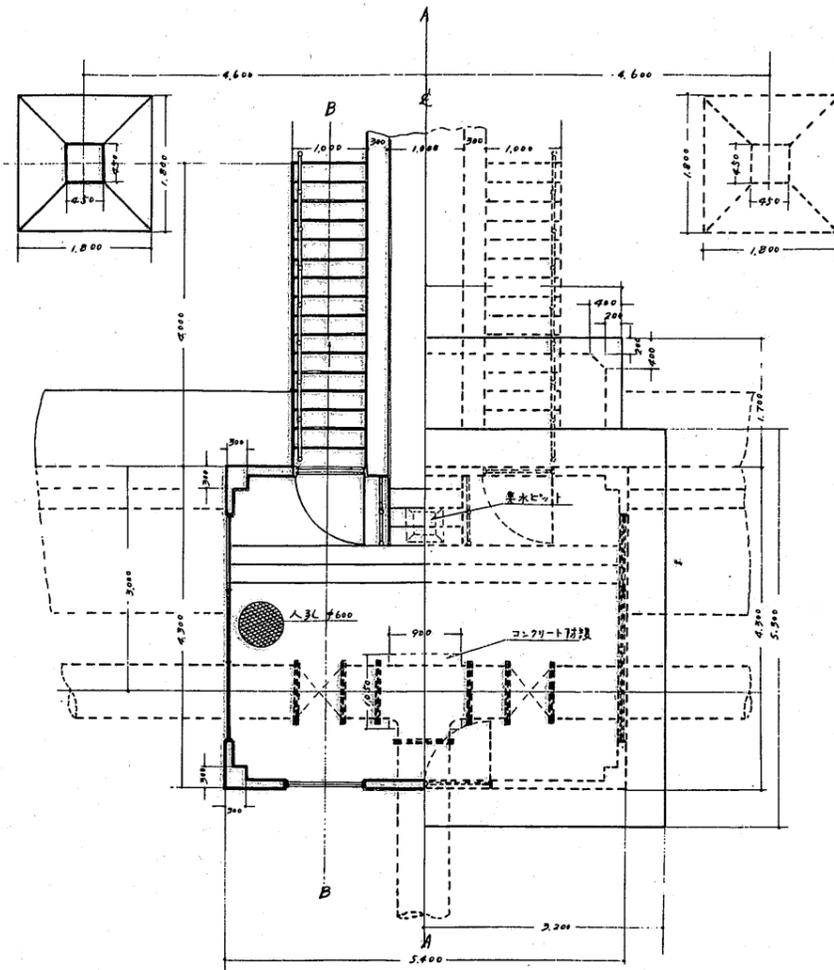


正面図 5=1/50

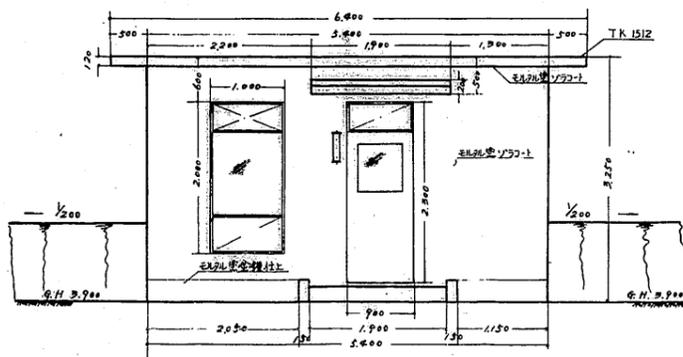


側面図 5=1/50

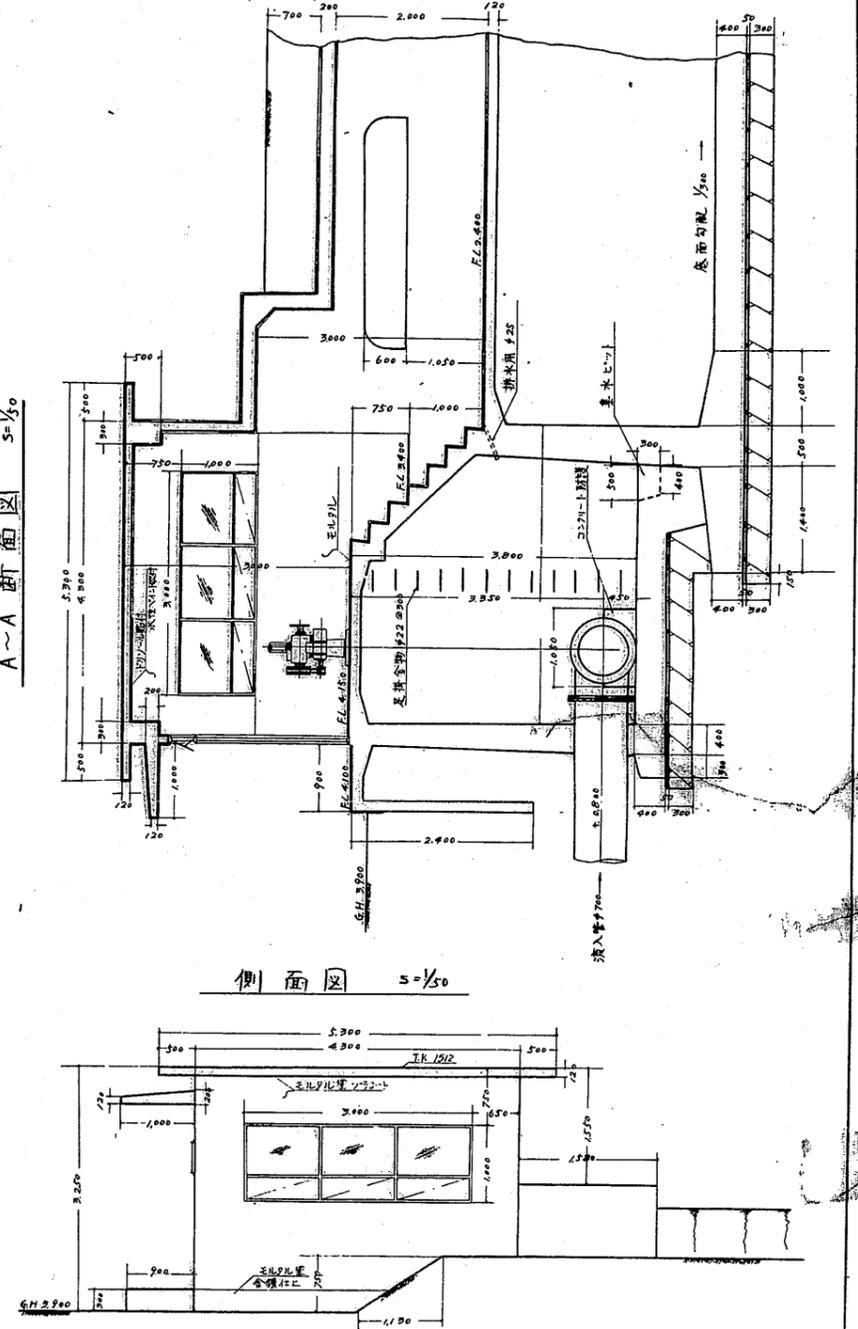


背面図 5=1/50

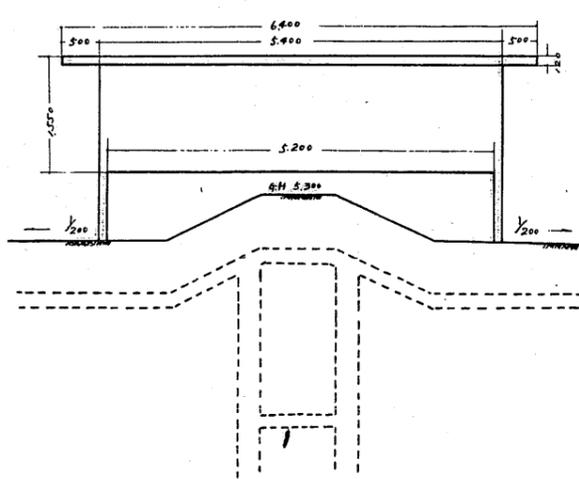

B-B断面図 5=1/50

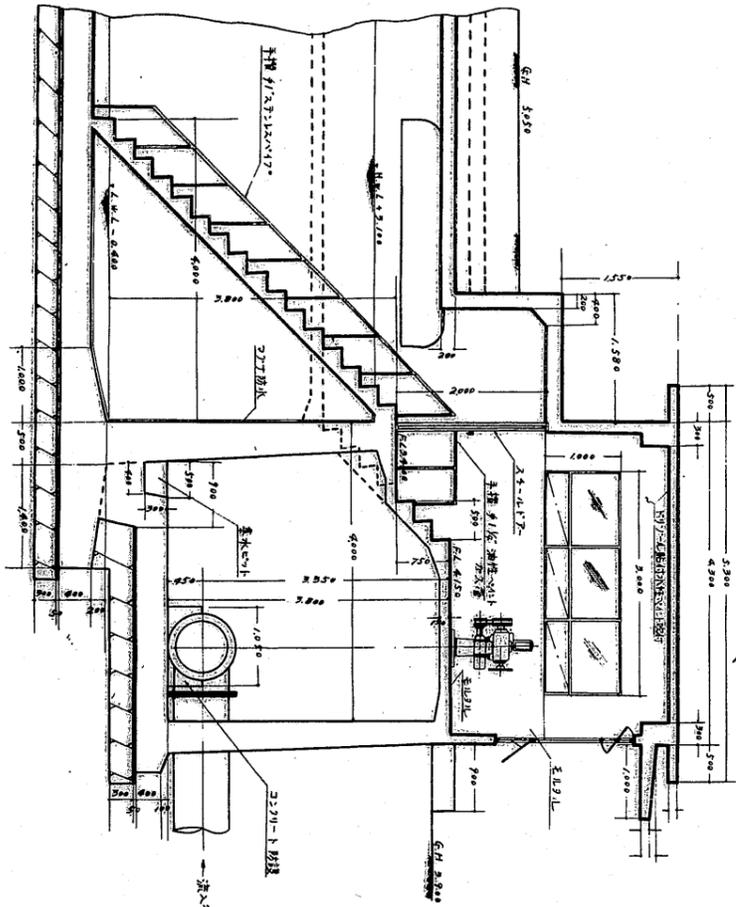


A-A断面図 5=1/50

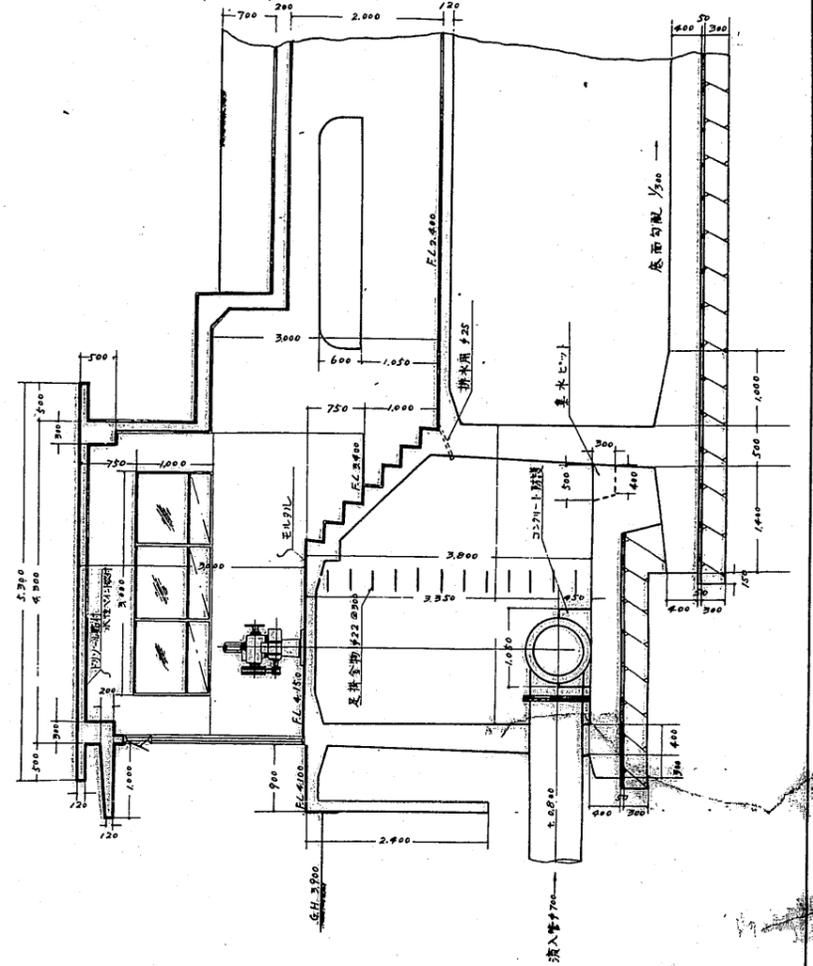


第一次拡張事業
送水管施設及び浄水場
配水設備その他工事
配水池流入室詳細図
B-16-3 1/50
1957-3 拡張係
田井山本橋井山

既設1号配水池
既設2号配水池


流出室平面図 s=1/50

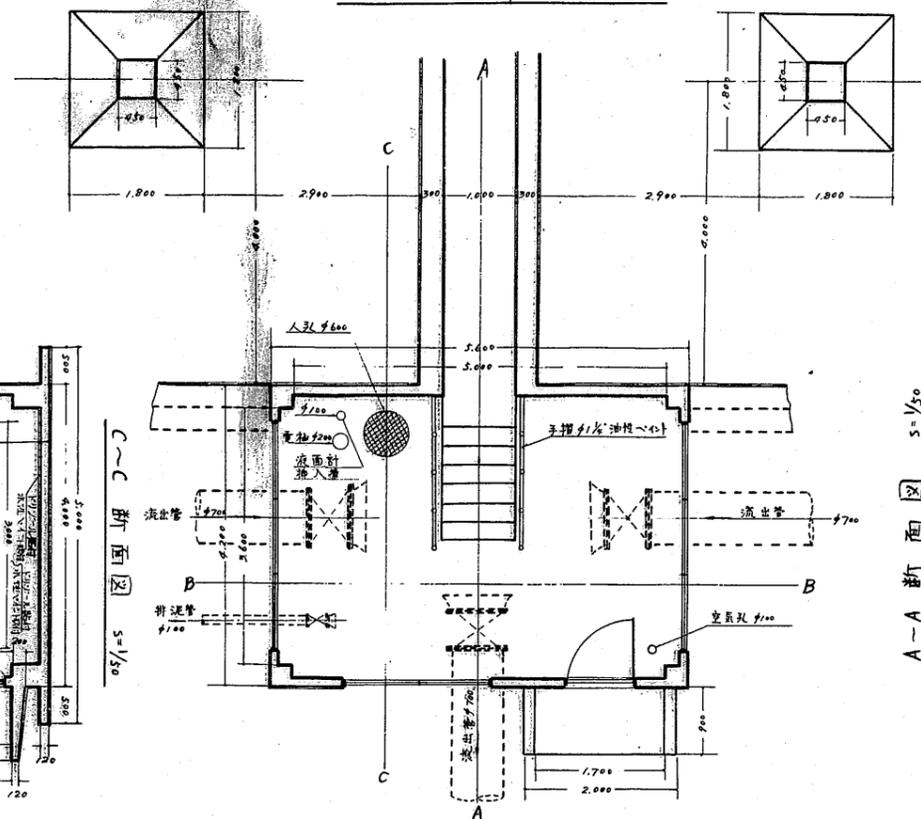


A-A 断面図 s=1/50

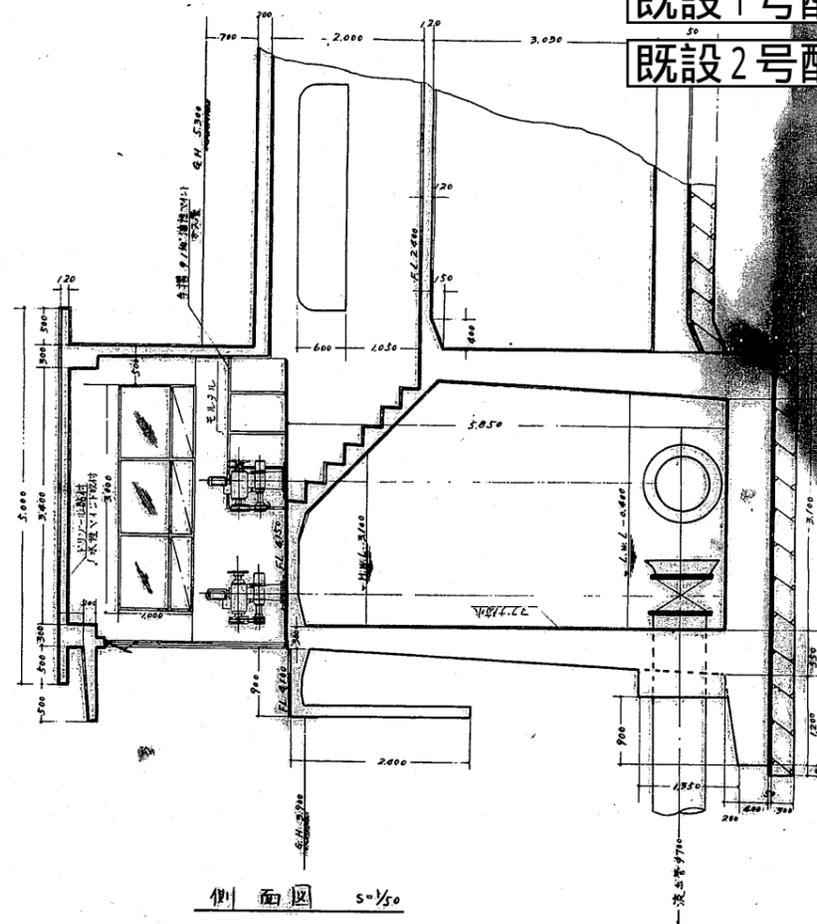


正面図 s=1/50

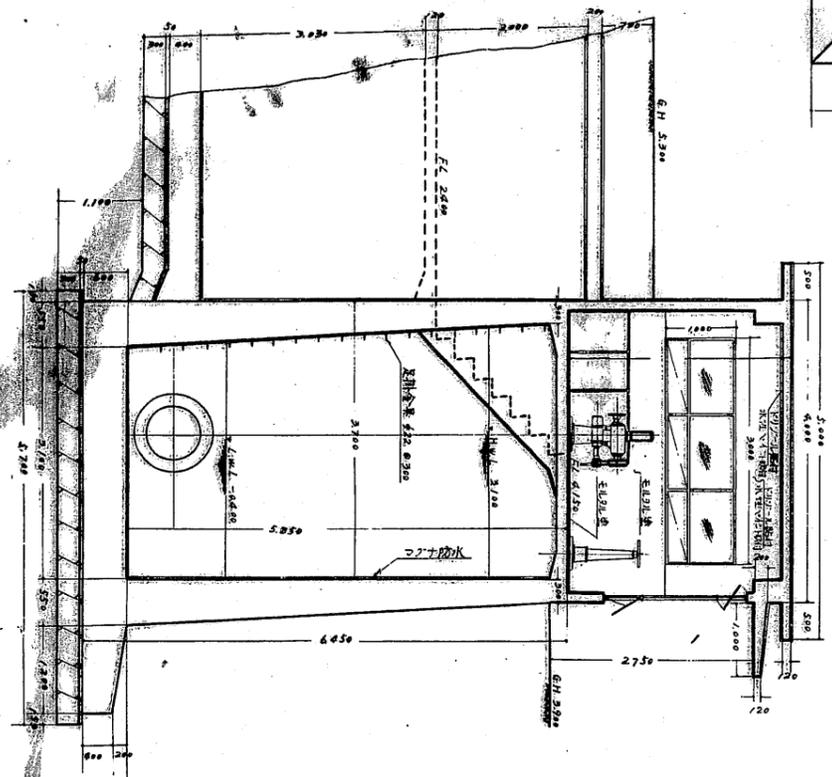

B-B 断面図 s=1/50

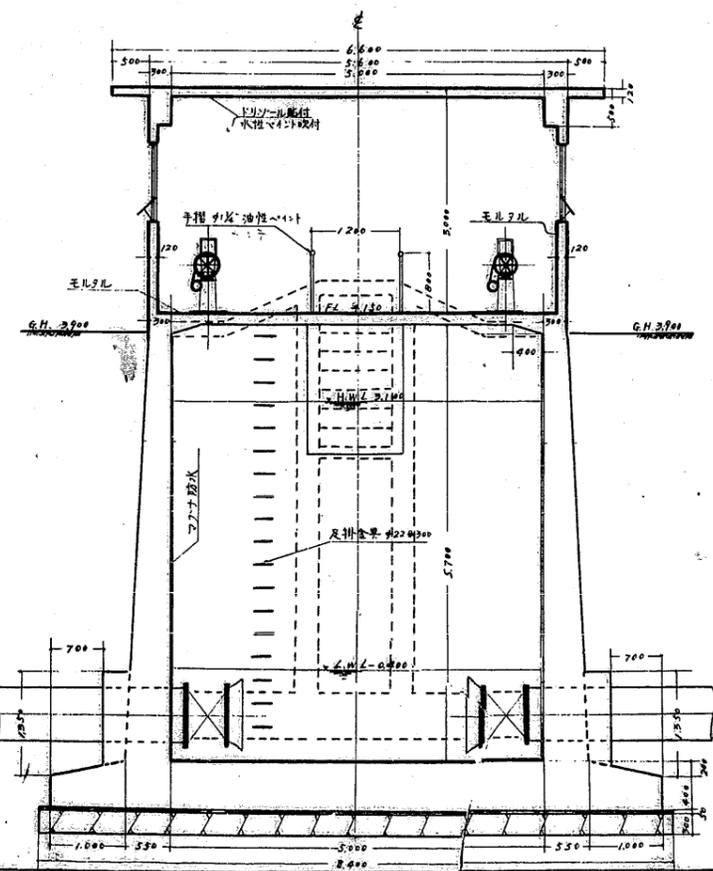

側面図 s=1/50

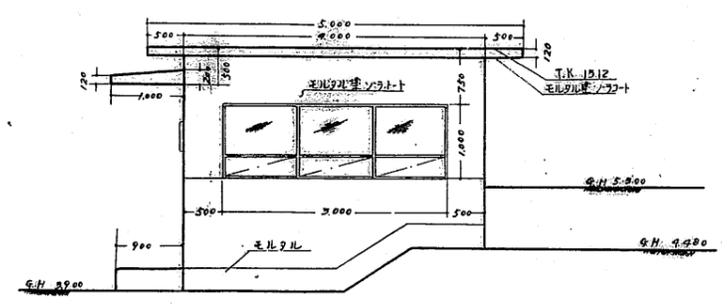

上屋仕上表				
外部		内部		
屋根	上部	膝	天井	壁
スチールサッシ	モルタル塗 ゾラコート	モルタル塗 金網仕上	ドリソール貼付 水性ペイント付	腰巾木
スチールサッシ (二重硝子)		水性ペイント塗		


3-5
第一次振張事業
送水管新設及汚水場
配水設備工事
配水池流出室詳細図
B 1/50
1959-3 振張係
田井山 振張係

配水池廻り連絡管布設平面図 $s=1/200$




既設1号配水池

既設2号配水池

$\phi 250$ ヒューム管基礎詳細図 $s=1/5$

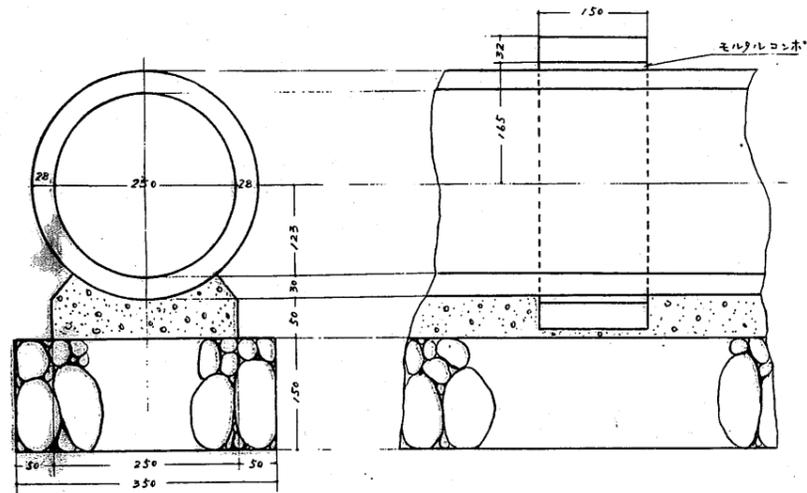


$\phi 700 \times 90^\circ$ 曲管防護詳細 $s=1/20$

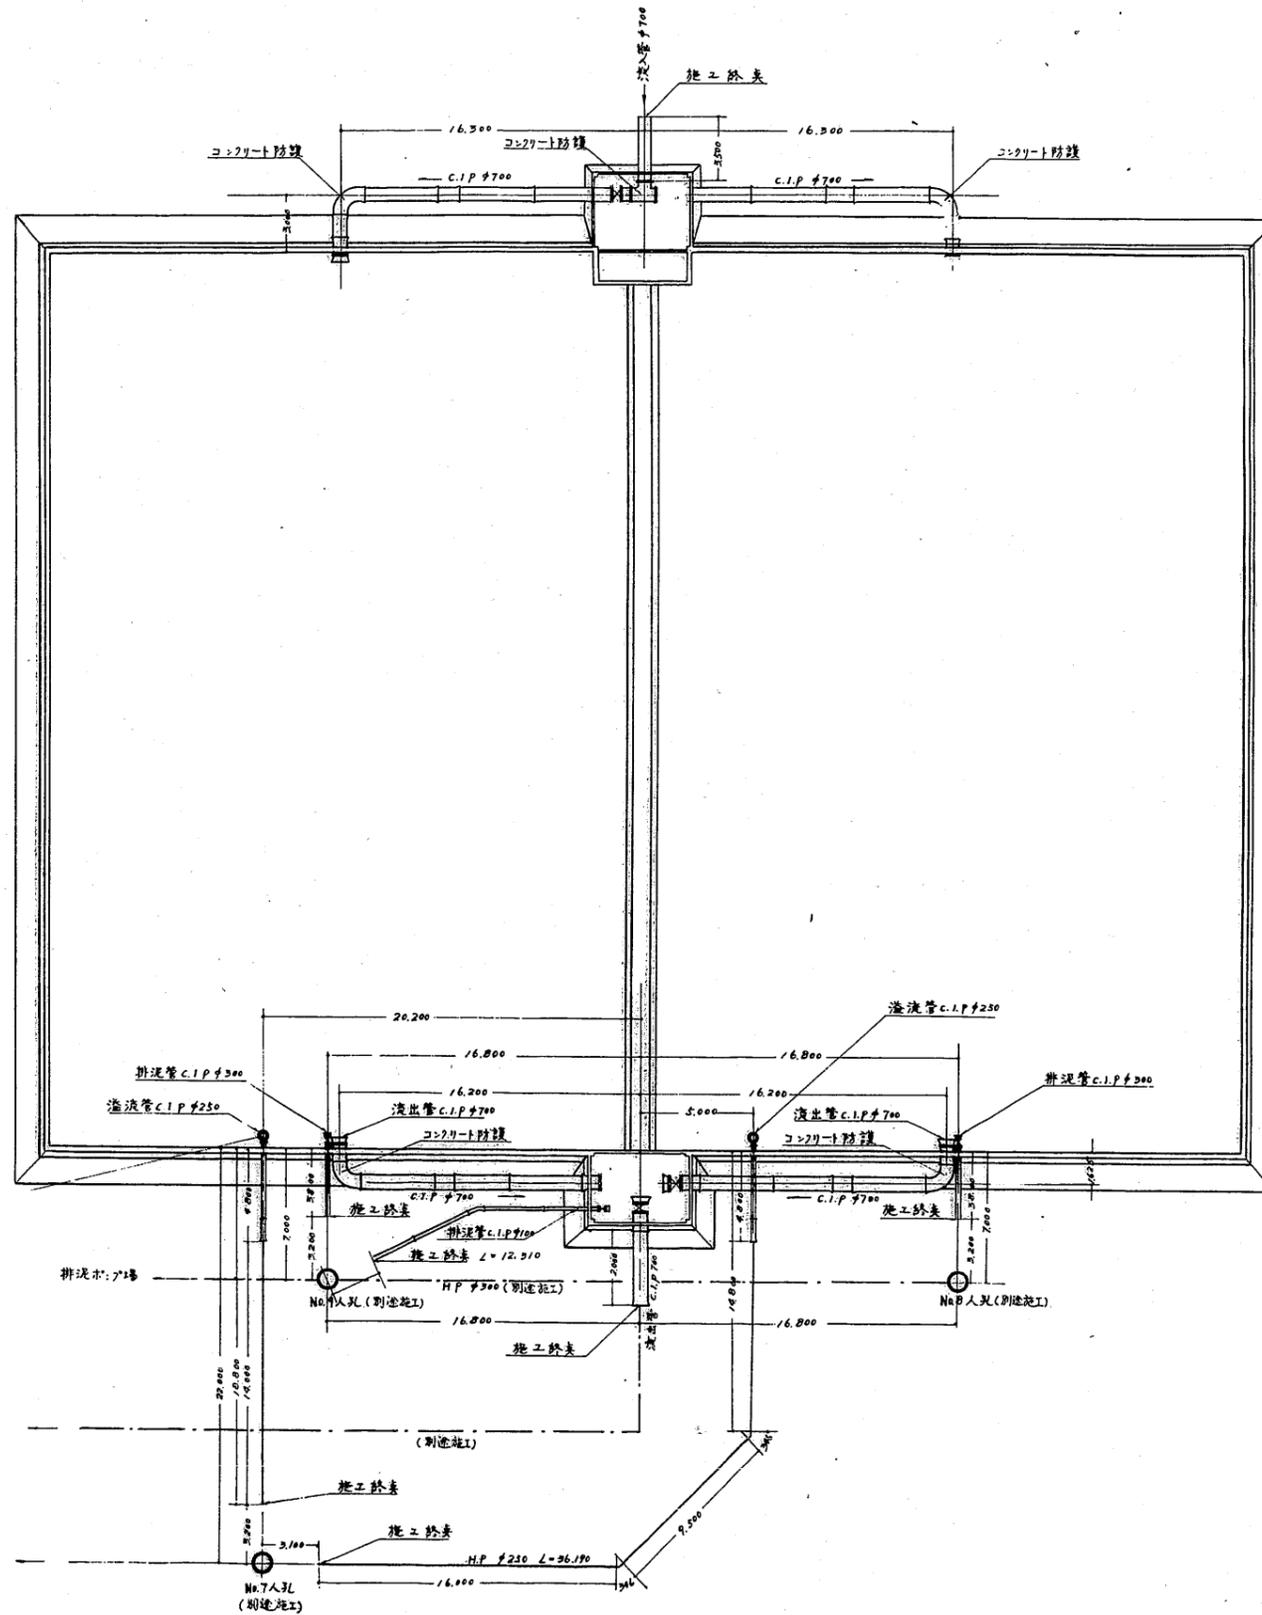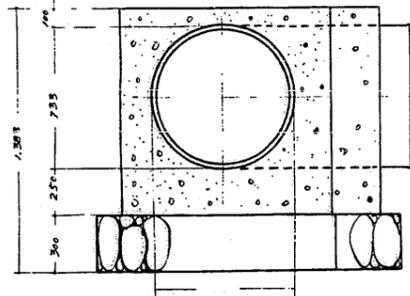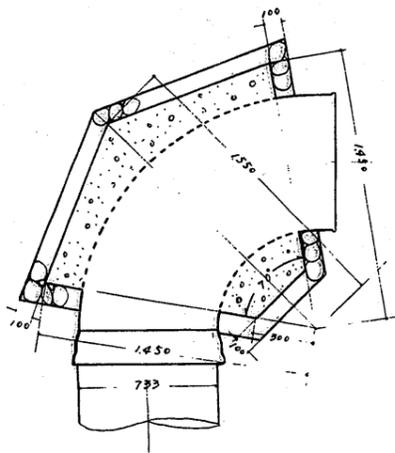



第一次拡張事業	送水管布設及び浄水場
配水設備その他工事	
配水池廻り連絡管布設平面図	
16-6	1/200, 1/50, 1/5
1959-3	拡張係
図井	山本 崎 千 山 山

仮施設概要図 5=1/1,500

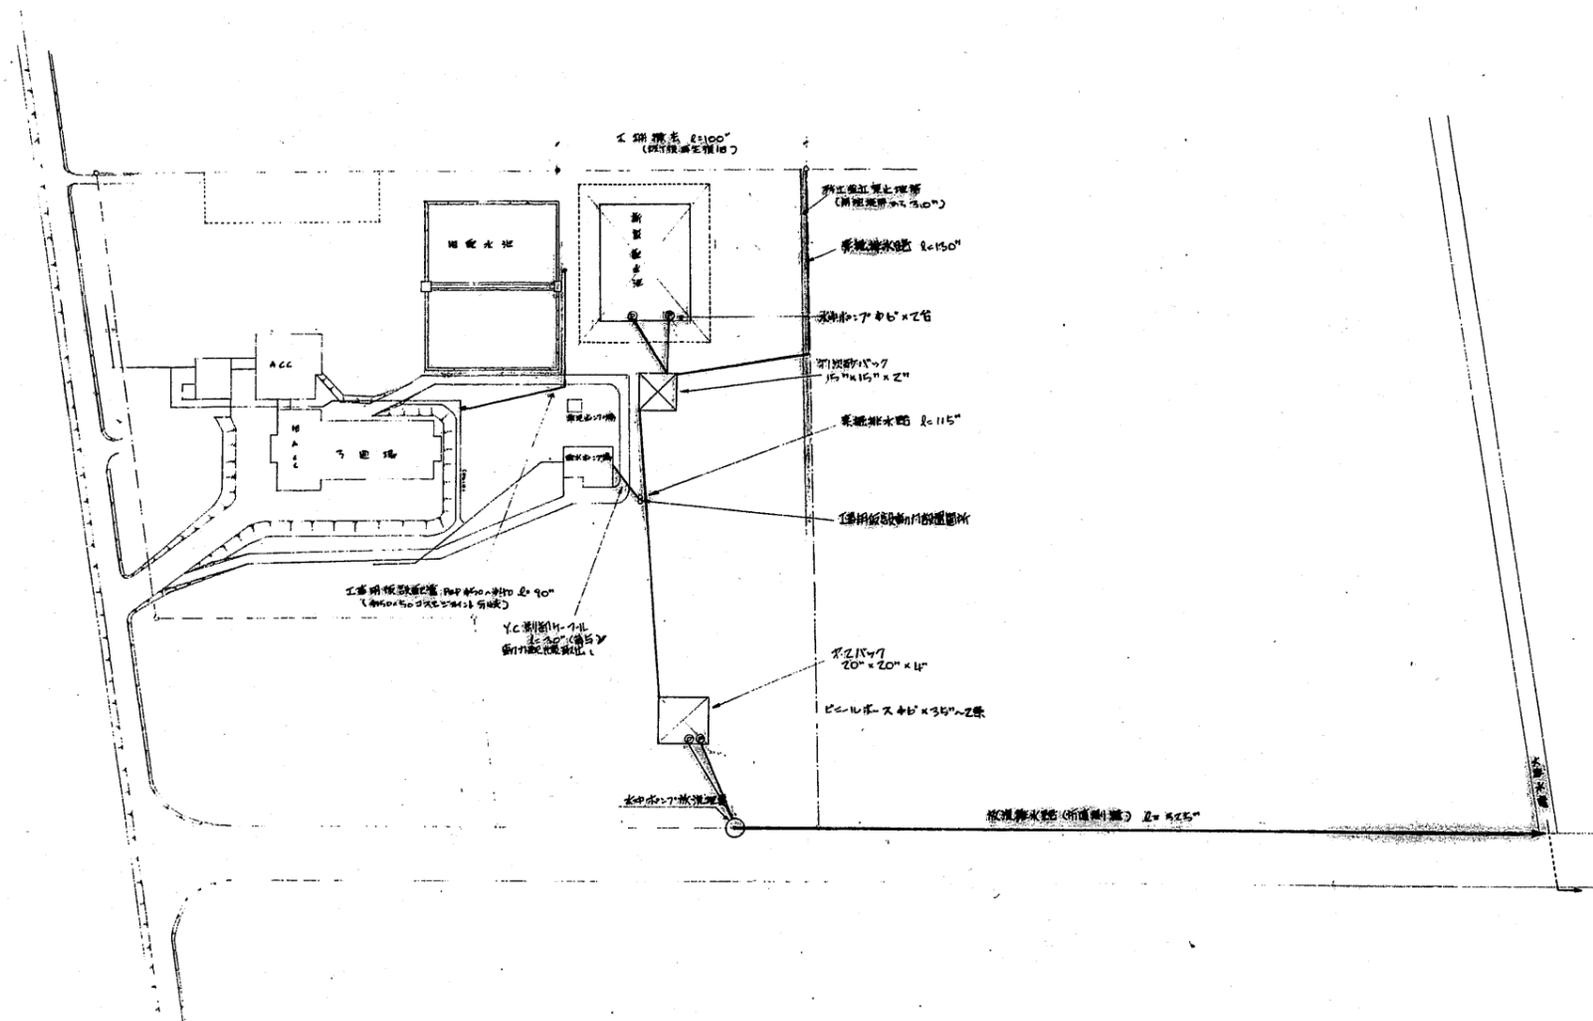

既設仮工図 5=1/100

工事用仮道路定規 5=1/50

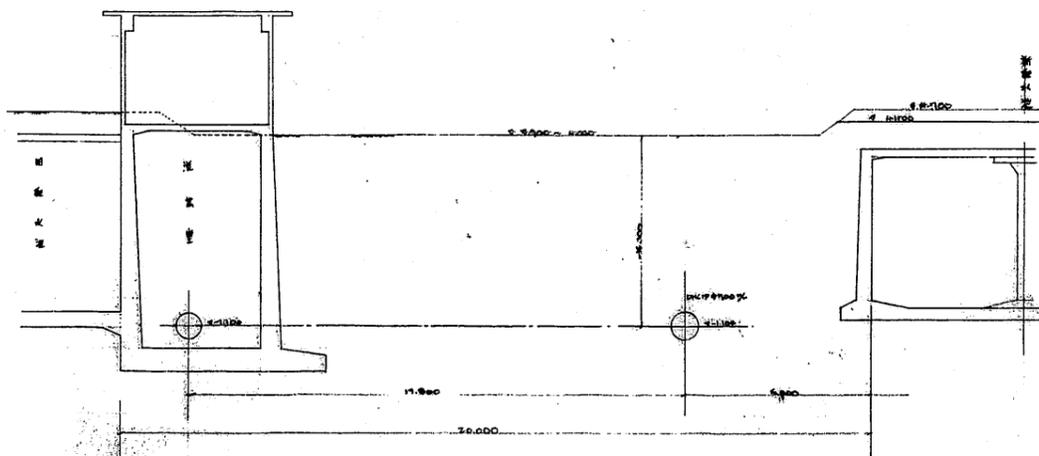
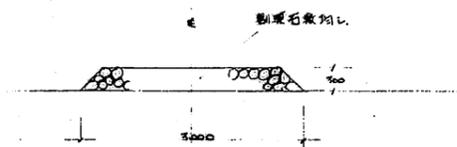


種別	既設3号配水池工事		
名称	全体平面図・仮設		
全数	11	冊数	1/1500
設計者	山本 北月	監理者	佐藤 隆彦
実施者	山本 北月	監理者	佐藤 隆彦

既設3号配水池

平面図及断面図 S=1/200


周壁及小柱詳細図 S=1/20

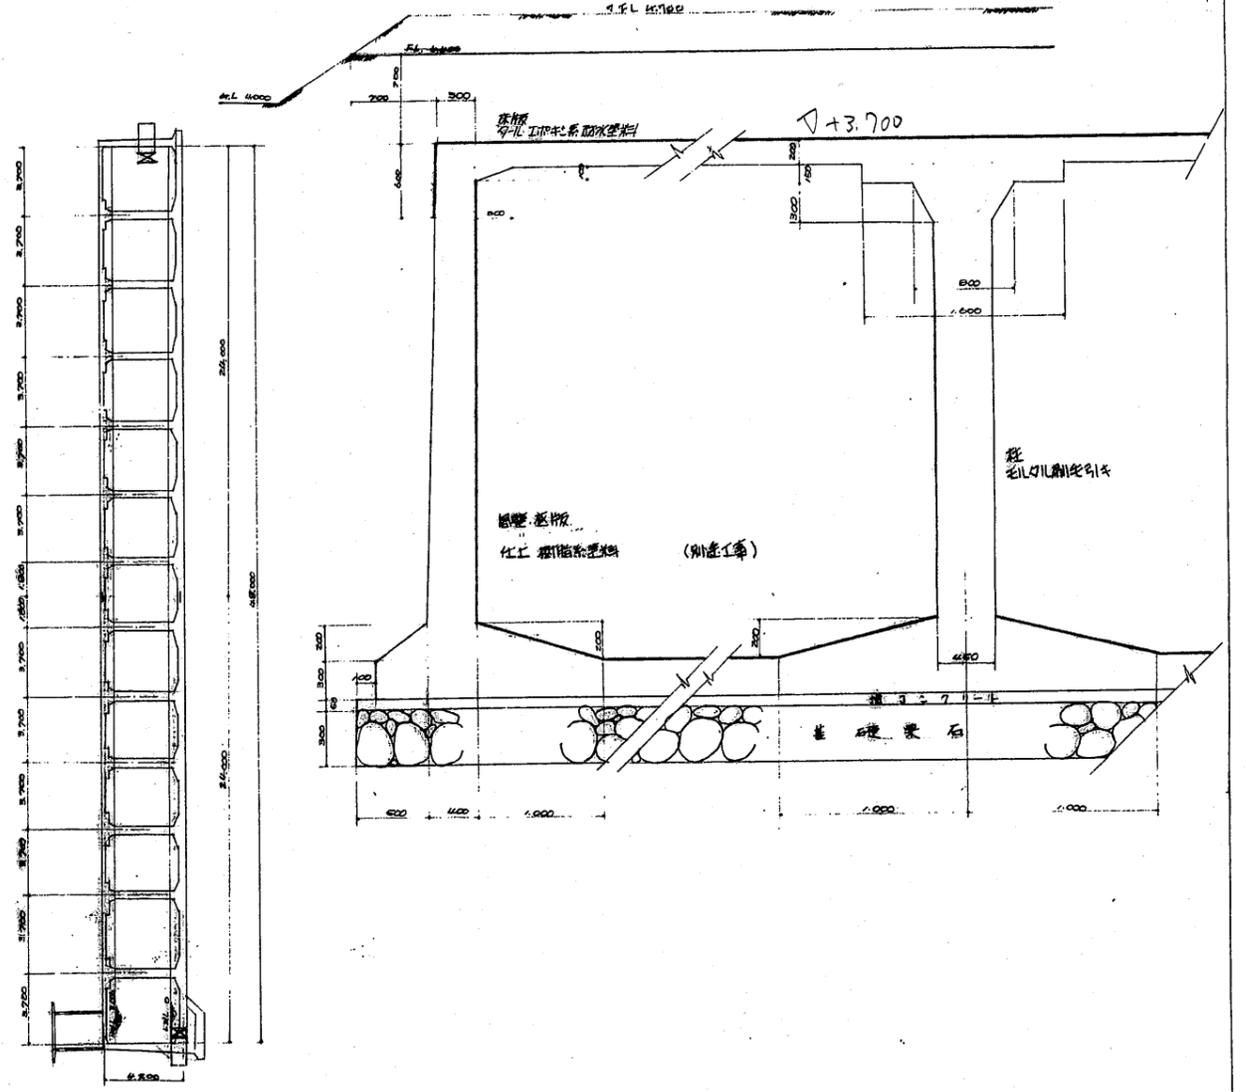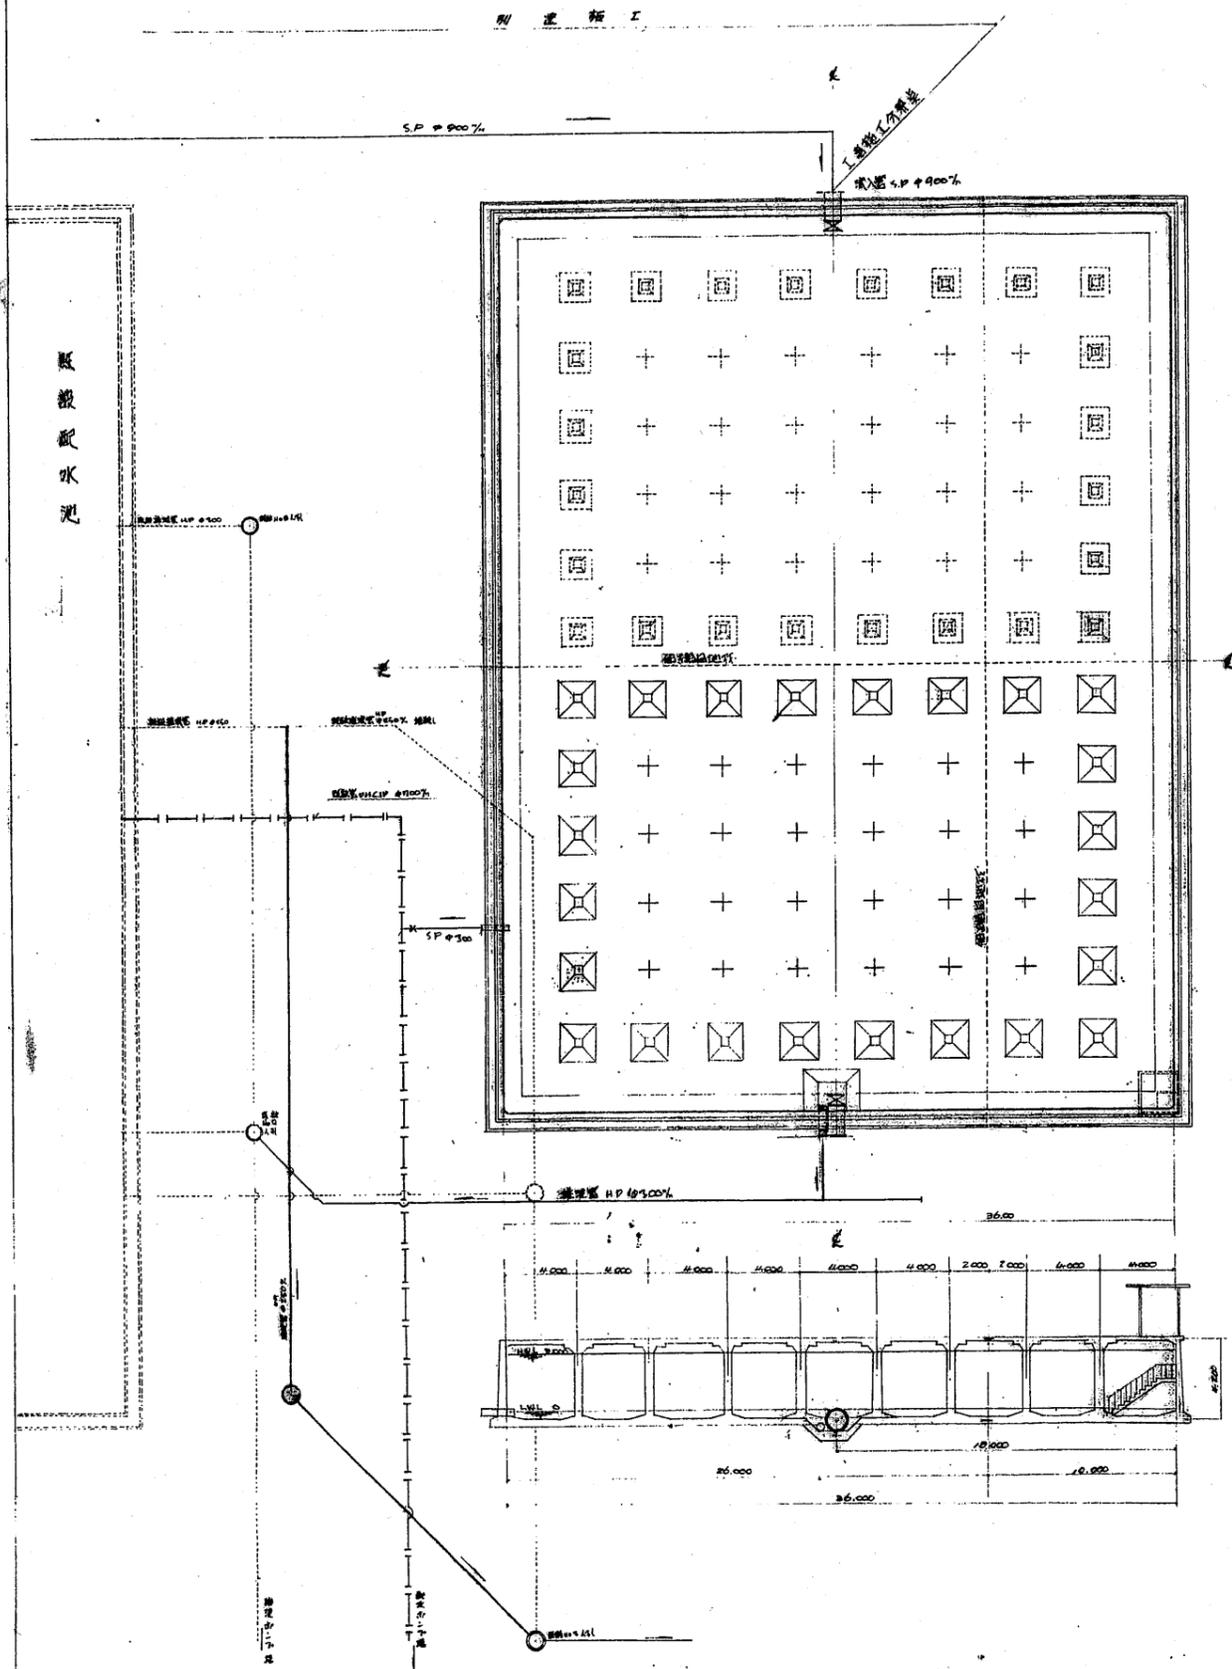


第1回設計変更図			
設計変更日	5.26.11.25	図面追加	—
設計者	田中 隆夫	図面消去	—
校核者	田中 隆夫	図面変更	設計
承認者	田中 隆夫	図面承認	—

件名	既設3号配水池改修工事		
名称	平面図	周壁柱詳細図	設計
全張数	1	2	1/20, 1/20
設計日	5.26.11.25	図面承認	—
校核日	5.26.11.25	図面承認	—
承認日	5.26.11.25	図面承認	—

縦断面図 (Y-Y) $\frac{1}{100}$

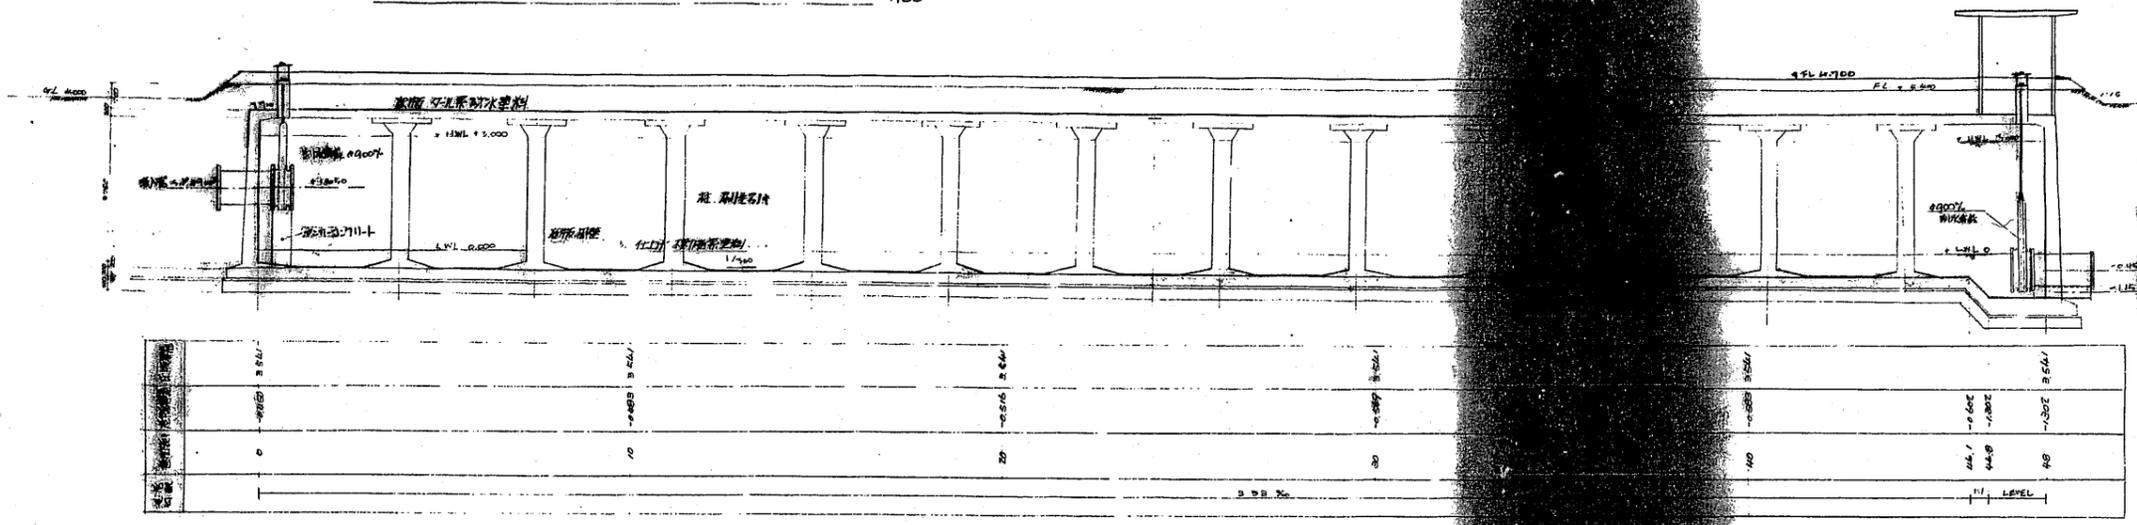


(X-X)

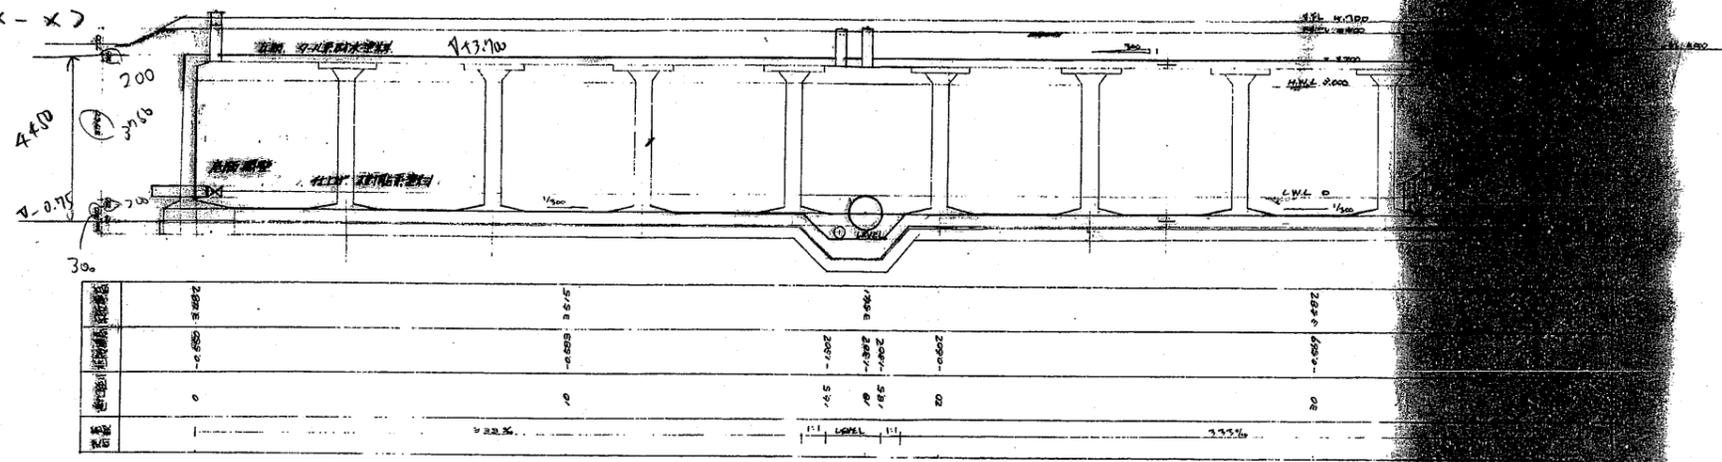


配水池断面



派水側面図 $\frac{1}{50}$

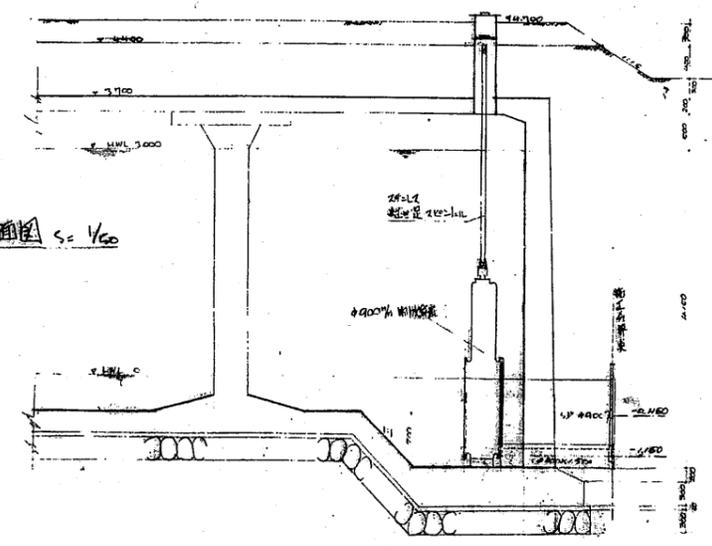


派水正面図 $\frac{1}{50}$

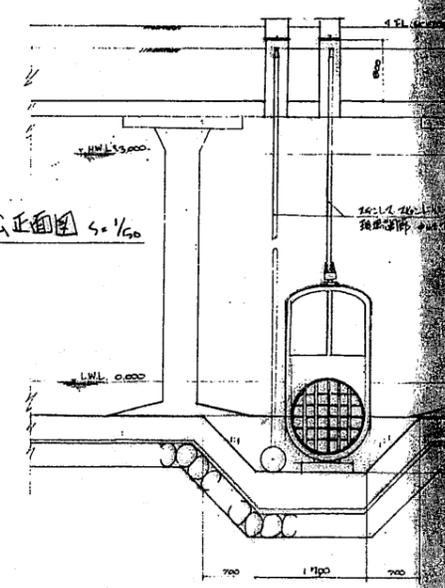


設計者	設計者	設計者	設計者
校核者	校核者	校核者	校核者
承認者	承認者	承認者	承認者
設計日	設計日	設計日	設計日
設計場所	設計場所	設計場所	設計場所
設計内容	設計内容	設計内容	設計内容

配水池平面及断面图 S=1/200

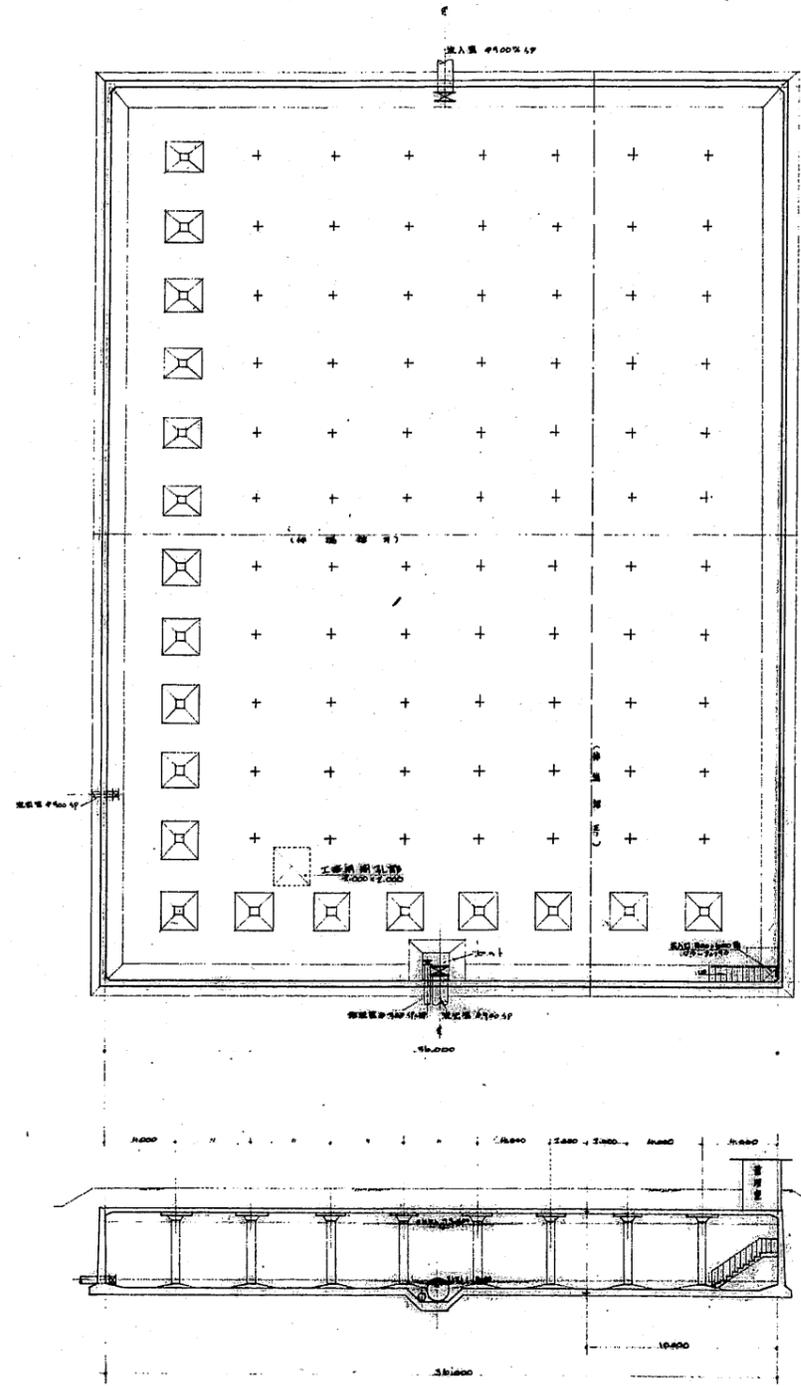

施工詳細图 S=1/30

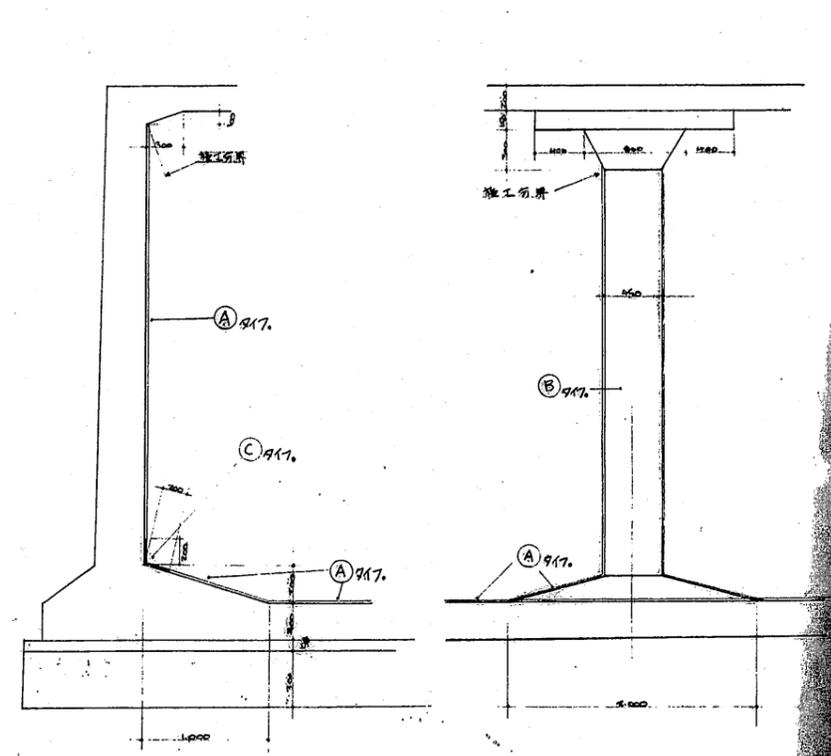

任 務 表 (配水池口塔配化樣書=1/3=1/2)

序 号	施 工 部 位	施 工 圖 工 程 式	辦 理 數 量	備 註
A	鋼 筋 混 凝 土 柱	1. 柱 身 鋼 筋	1	鋼 筋
		2. 柱 頭 鋼 筋	1	鋼 筋
		3. 柱 身 鋼 筋	1	鋼 筋
		4. 柱 頭 鋼 筋	1	鋼 筋
B	鋼 筋 混 凝 土 梁	1. 梁 身 鋼 筋	1	鋼 筋
		2. 梁 頭 鋼 筋	1	鋼 筋
		3. 梁 身 鋼 筋	1	鋼 筋
		4. 梁 頭 鋼 筋	1	鋼 筋
C	鋼 筋 混 凝 土 板	1. 板 面 鋼 筋	1	鋼 筋
		2. 板 底 鋼 筋	1	鋼 筋

工程名稱	配水池口塔配化樣書		
圖名	配水池口塔配化樣書		
圖號	1/3	縮尺	1/30
設計	1/11	校核	
繪圖		審核	

